

PLANOS

PLANOS.....	205
-------------	-----

6 PLANOS

- Situación y emplazamiento.
- Red subterránea de alta tensión.
- Planta general. Obra civil
- Detalle de canalizaciones.
- Detalle CT 2 (reparto)
- Detalle CT 3 y 4
- Detalle CT 1
- Detalle CT 5
- Esquema unifilar alta tensión.
- Puesta a tierra CT-2
- Puesta a tierra CT-1
- Puesta a tierra CT-3
- Puesta a tierra CT-4
- Puesta a tierra CT-5



El ingeniero tec. industrial
RAÚL MONTERO SOTOS
 colegiado nº 1.305 COITI de Albacete

modificación	fecha	dibujado	aprobado

EIFFAGE
 ENERGÍA SISTEMAS
 tef. 967 19 01 16 – fax: 967 24
 www.eiffage.es



titular del proyecto:
SECTOR 3 AGENTE URBANIZADOR ALBACETE SL
 situación:
 SECTOR 3, ALBACETE (ALBACETE)

fecha:
 Julio-2025
 escala:
VARIAS

proyecto de:
RED SUBTERRÁNEA DE ALTA TENSIÓN 20 KV Y CT'S PARA ELECTRIFICACIÓN DE LA URBANIZACIÓN SECTOR 3 DE ALBACETE
 denominación del plano:
SITUACION Y EMPLAZAMIENTO

plano nº:
1
 hoja 1 de 1

PLANO_Nº
 PROYECTO
 REF:
 TIPO DE PLUMILLAS—TRAZADOR
 TIPO DE FORMATO

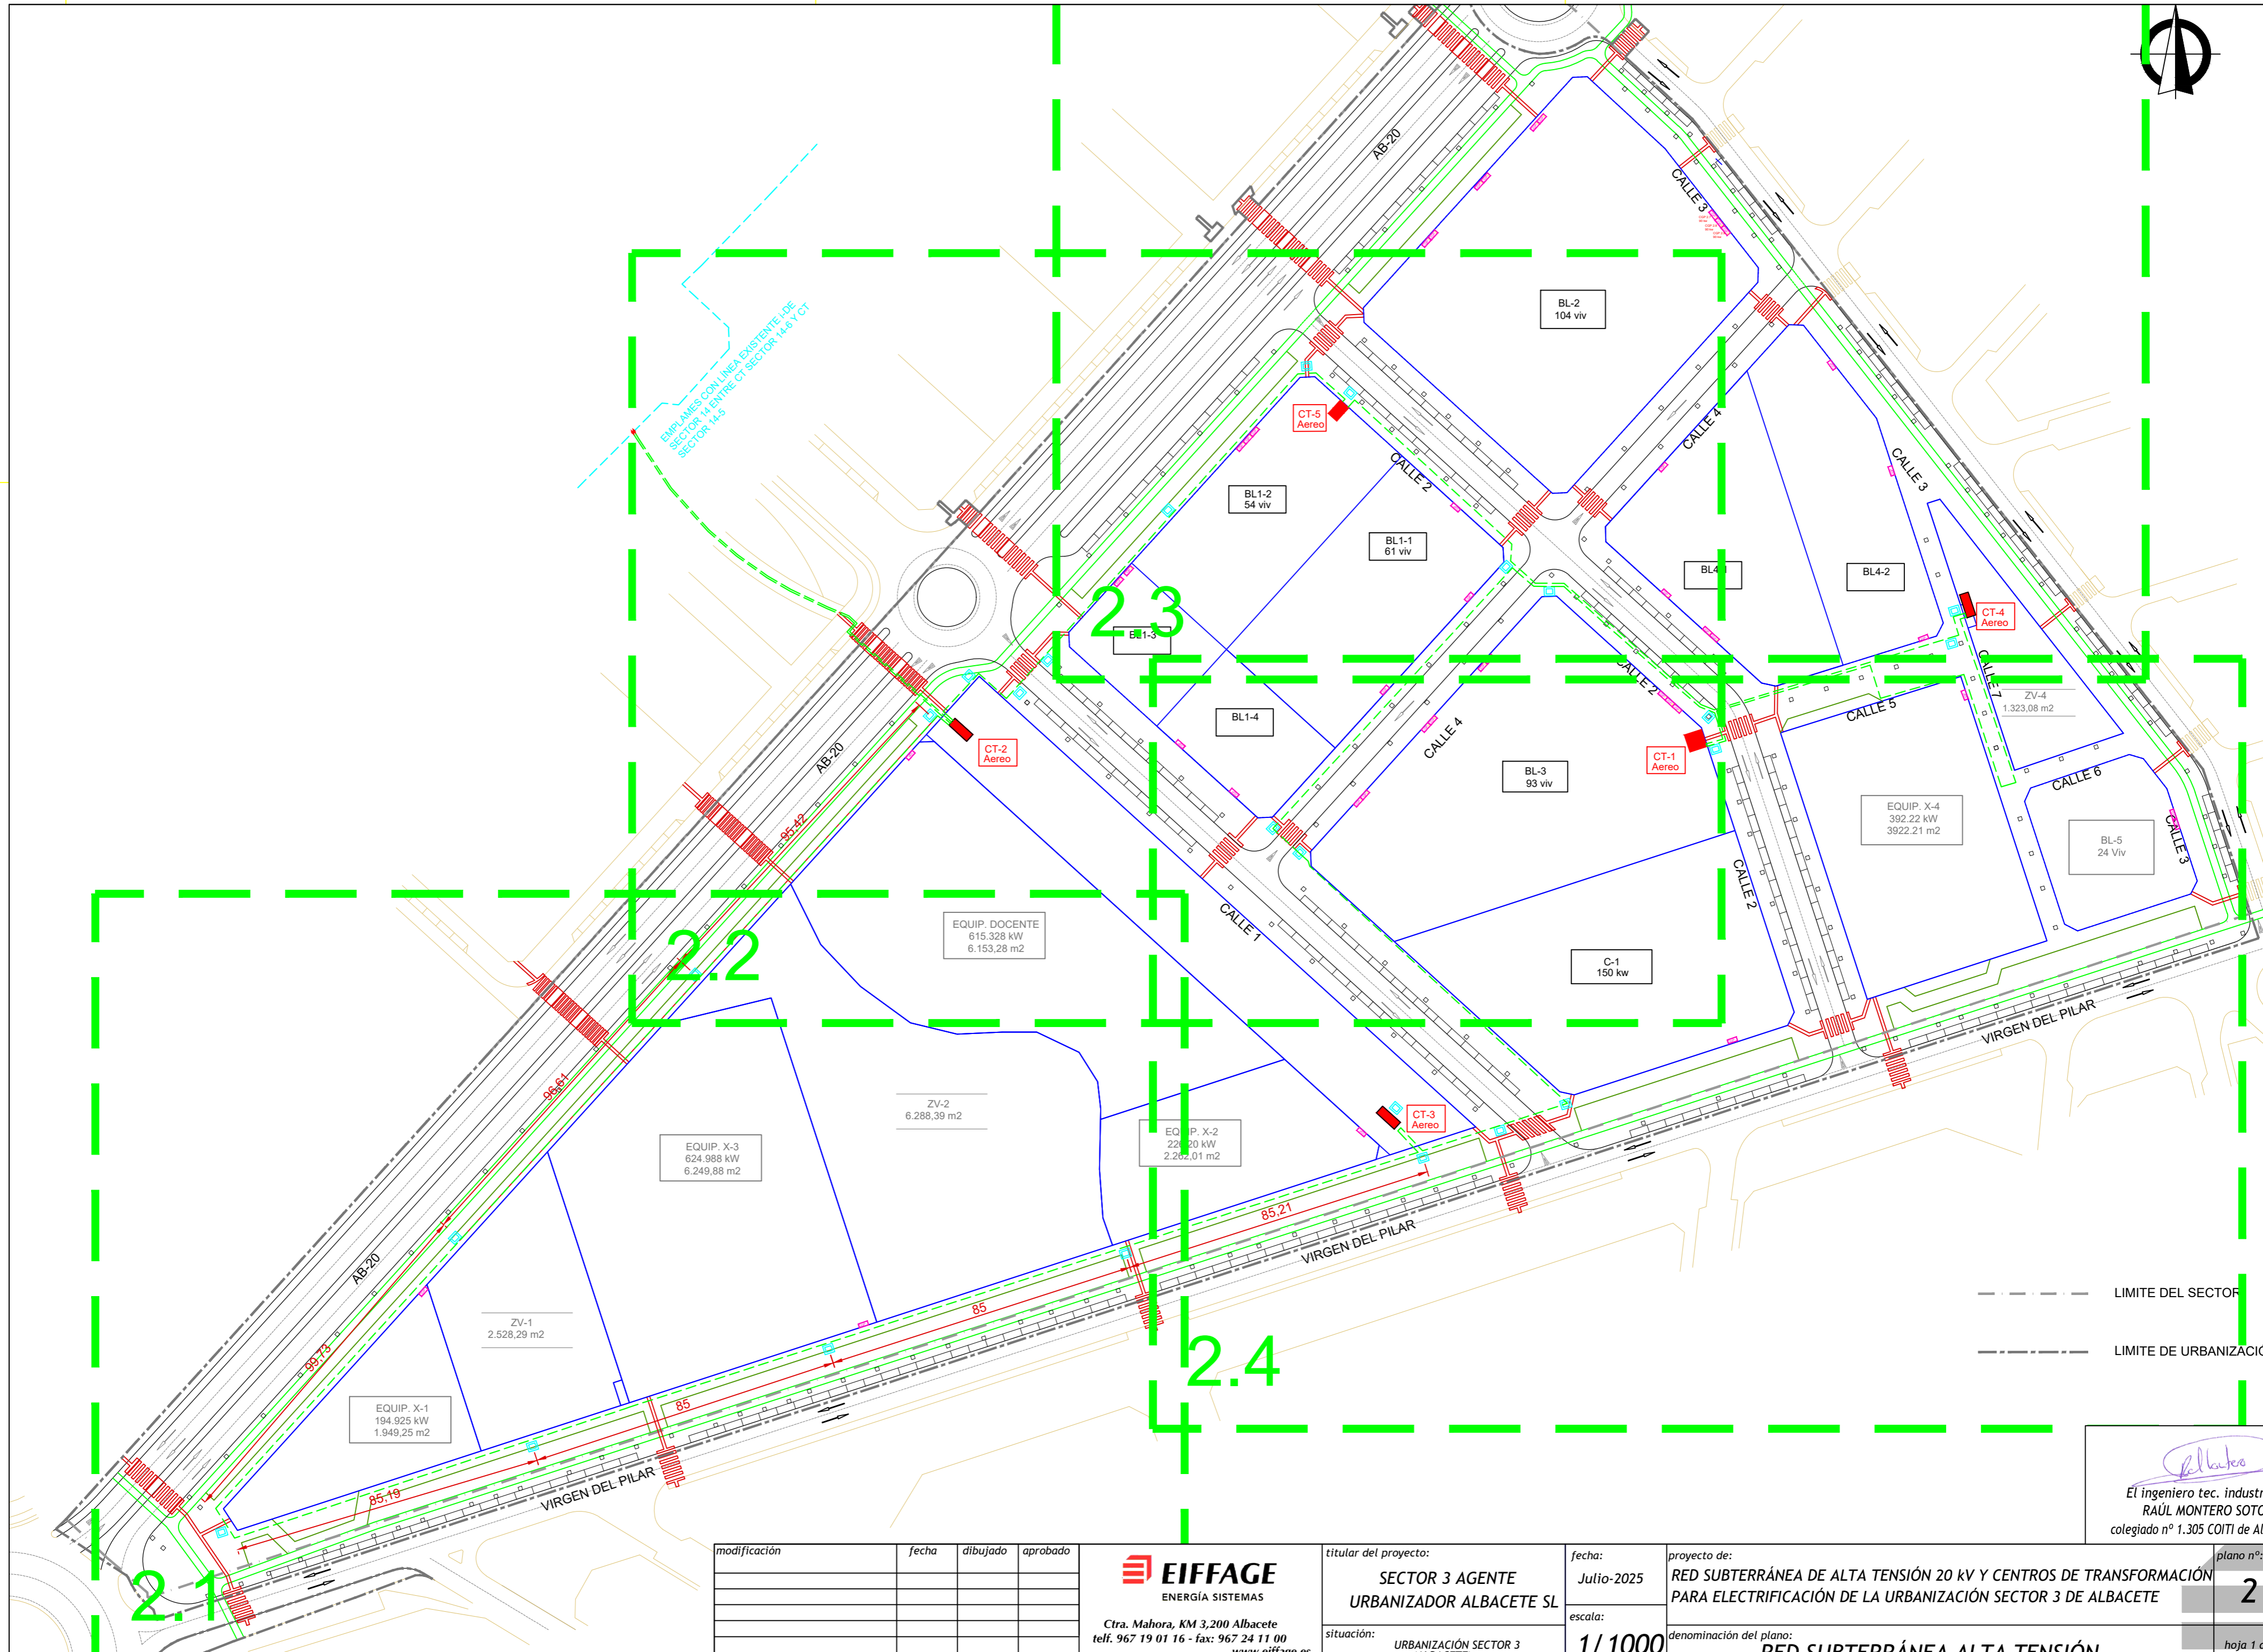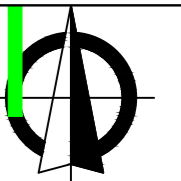

--- LIMITE DEL SECTOR
 - - - LIMITE DE URBANIZACIÓN

Raúl Montero Sotos
 El ingeniero tec. industrial
 RAÚL MONTERO SOTOS
 colegiado nº 1.305 COITI de Albacete

modificación	fecha	dibujado	aprobado


EIFFAGE
 ENERGÍA SISTEMAS
 Ctra. Mahora, KM 3,200 Albacete
 telf. 967 19 01 16 - fax: 967 24 11 00
 www.eiffage.es

titular del proyecto:
**SECTOR 3 AGENTE
 URBANIZADOR ALBACETE SL**
 situación:
 URBANIZACIÓN SECTOR 3
 (ALBACETE)

fecha:
 Julio-2025
 escala:
1/1000

proyecto de:
**RED SUBTERRÁNEA DE ALTA TENSIÓN 20 kV Y CENTROS DE TRANSFORMACIÓN
 PARA ELECTRIFICACIÓN DE LA URBANIZACIÓN SECTOR 3 DE ALBACETE**
 denominación del plano:
RED SUBTERRÁNEA ALTA TENSIÓN

plano nº:
2
 hoja 1 de 5

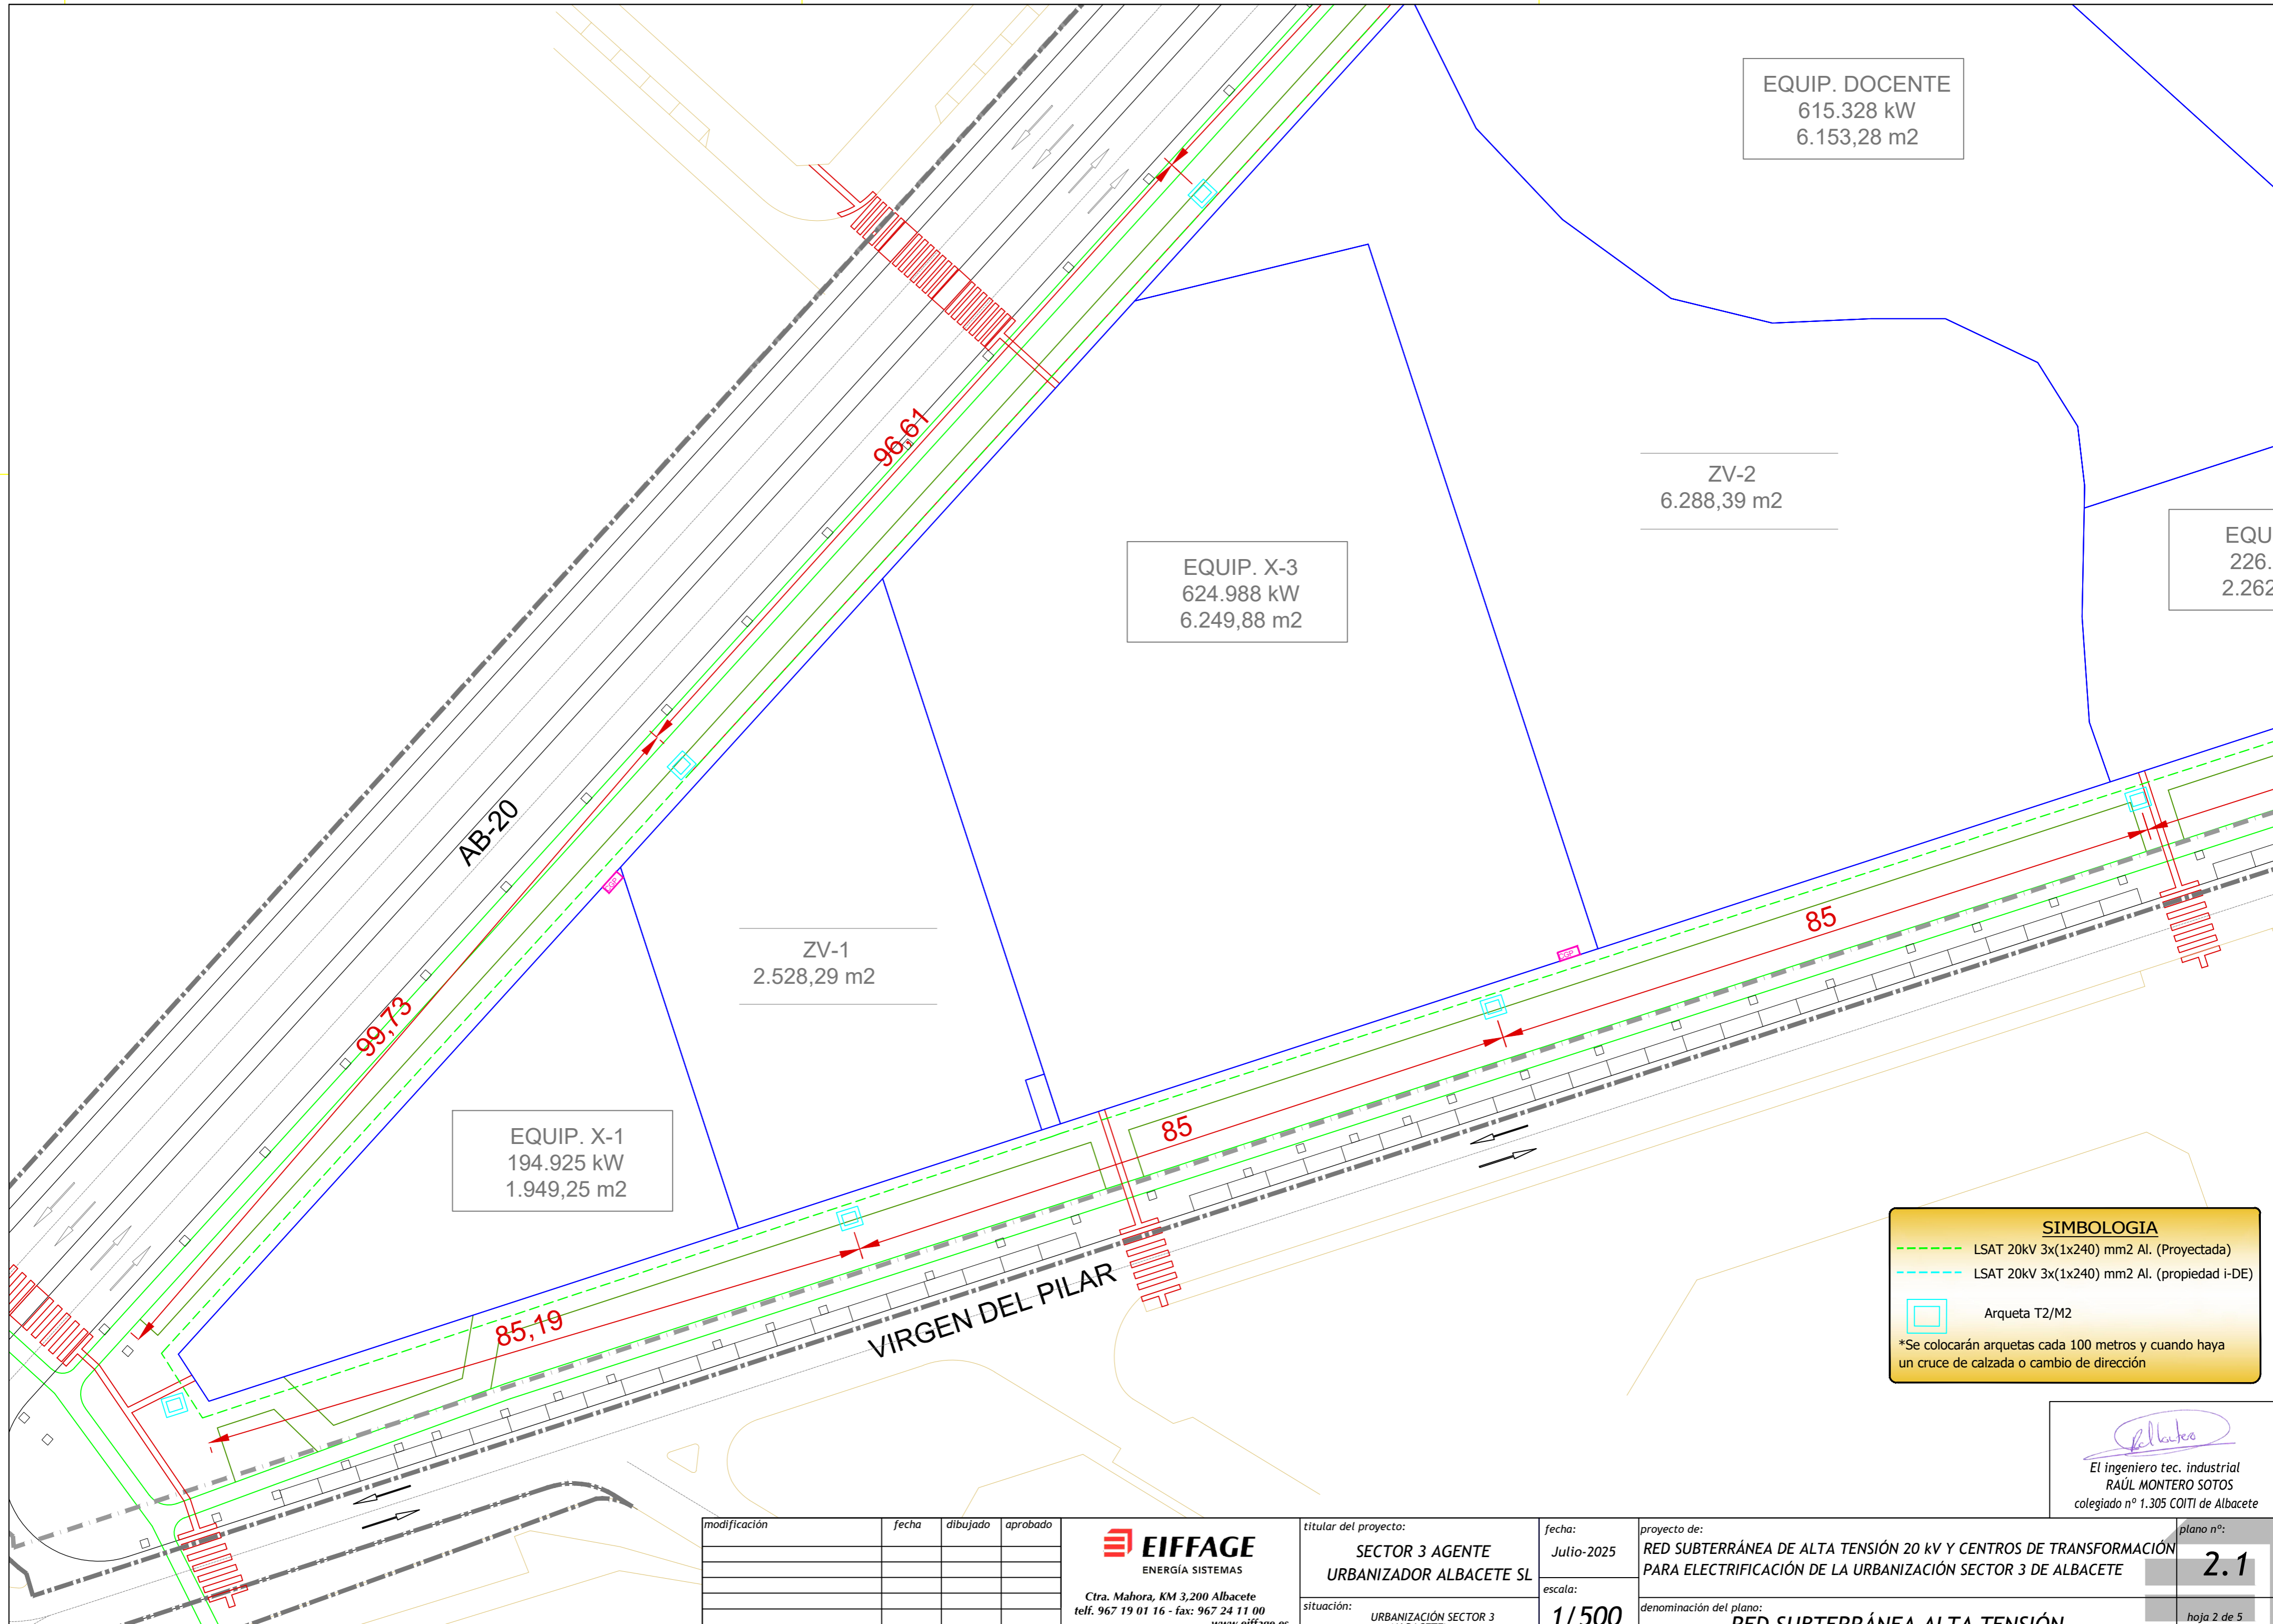

EQUIP. DOCENTE
615.328 kW
6.153,28 m2

EQUIP. X-3
624.988 kW
6.249,88 m2

EQUIP. X-3
226.328 kW
2.262,28 m2

ZV-2
6.288,39 m2

ZV-1
2.528,29 m2

EQUIP. X-1
194.925 kW
1.949,25 m2

SIMBOLOGIA

- LSAT 20kV 3x(1x240) mm2 Al. (Proyectada)
- LSAT 20kV 3x(1x240) mm2 Al. (propiedad i-DE)
- Arqueta T2/M2

*Se colocarán arquetas cada 100 metros y cuando haya un cruce de calzada o cambio de dirección

Albacete
El ingeniero tec. industrial
RAÚL MONTERO SOTOS
colegiado nº 1.305 COITI de Albacete

modificación	fecha	dibujado	aprobado

EIFFAGE
ENERGÍA SISTEMAS
Ctra. Mahora, KM 3,200 Albacete
tel. 967 19 01 16 - fax: 967 24 11 00
www.eiffage.es

titular del proyecto:
SECTOR 3 AGENTE URBANIZADOR ALBACETE SL

situación:
URBANIZACIÓN SECTOR 3 (ALBACETE)

fecha:
Julio-2025


escala:
1/500

proyecto de:
RED SUBTERRÁNEA DE ALTA TENSIÓN 20 kV Y CENTROS DE TRANSFORMACIÓN PARA ELECTRIFICACIÓN DE LA URBANIZACIÓN SECTOR 3 DE ALBACETE

denominación del plano:
RED SUBTERRÁNEA ALTA TENSIÓN

plano nº:
2.1

hoja 2 de 5

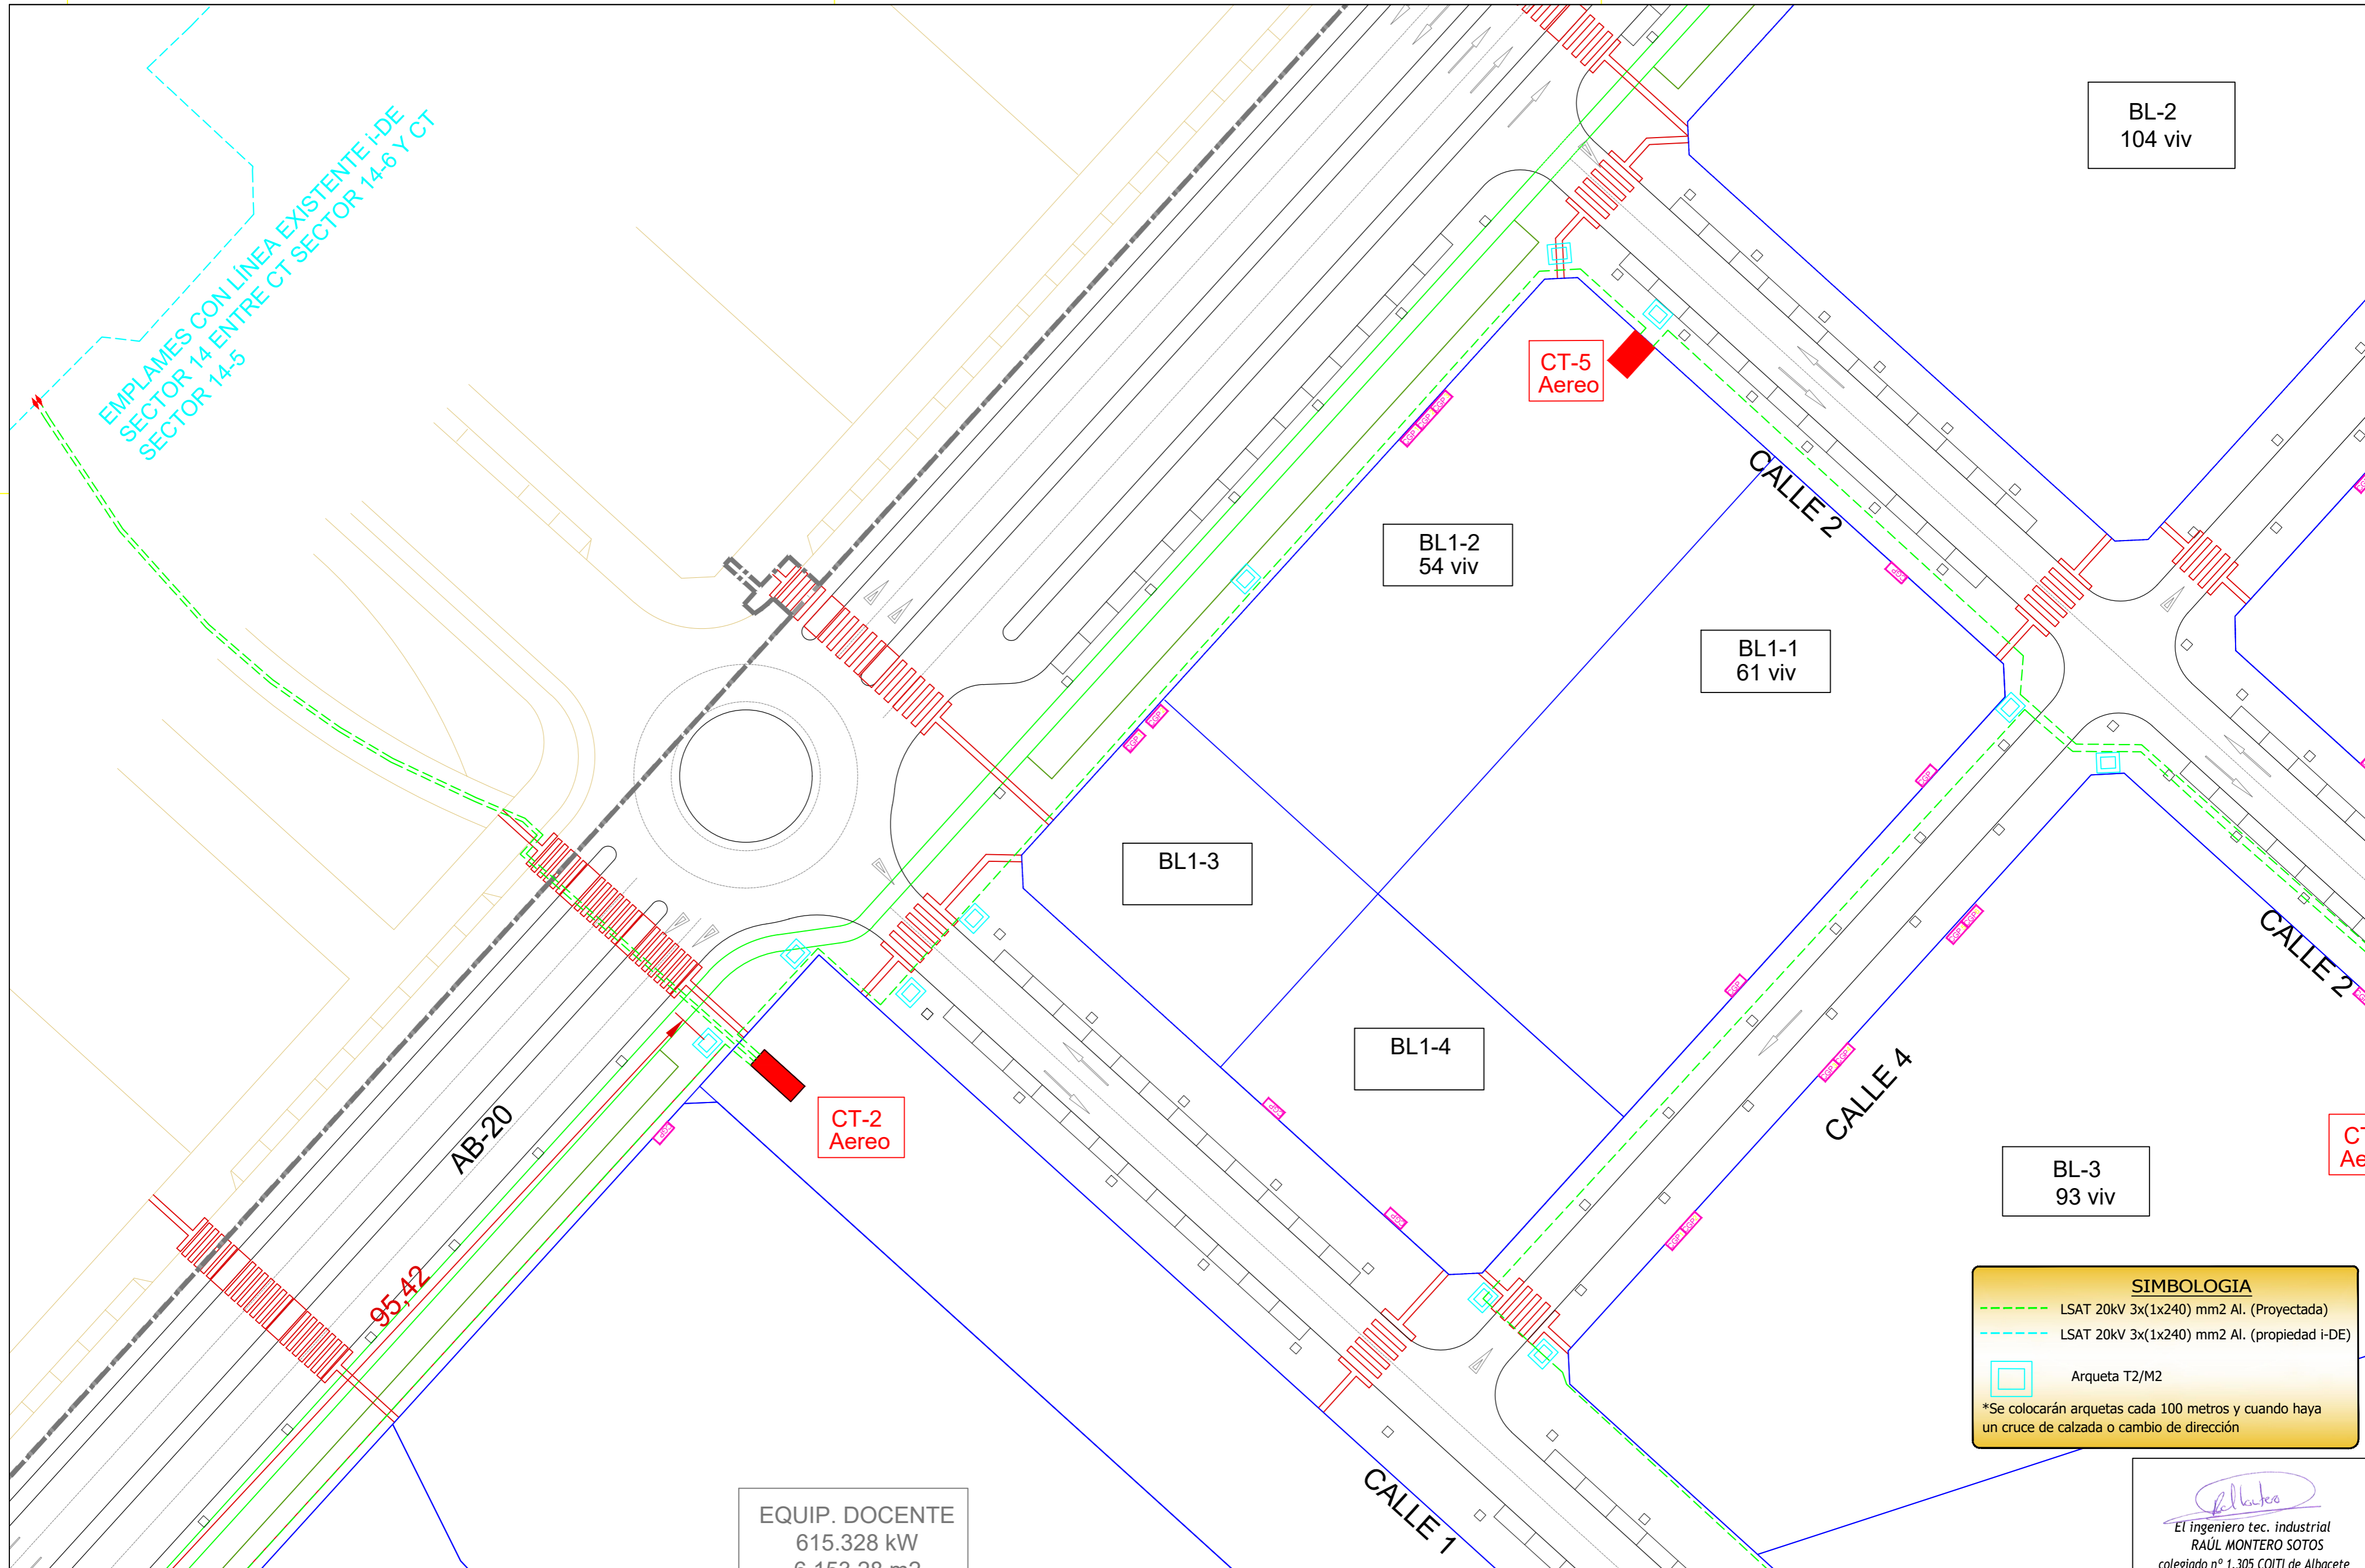

BL-2
104 viv

CT-5
Aereo

BL1-2
54 viv

BL1-1
61 viv

BL1-3

BL1-4

CT-2
Aereo

BL-3
93 viv

SIMBOLOGIA

- LSAT 20kV 3x(1x240) mm² Al. (Proyectada)
- - - LSAT 20kV 3x(1x240) mm² Al. (propiedad i-DE)
- Arqueta T2/M2

*Se colocarán arquetas cada 100 metros y cuando haya un cruce de calzada o cambio de dirección

EQUIP. DOCENTE
615.328 kW
6.153.28 m²

modificación	fecha	dibujado	aprobado

EIFFAGE
ENERGÍA SISTEMAS

Ctra. Mahora, KM 3,200 Albacete
tel. 967 19 01 16 - fax: 967 24 11 00
www.eiffage.es

titular del proyecto:
**SECTOR 3 AGENTE
URBANIZADOR ALBACETE SL**

situación:
URBANIZACIÓN SECTOR 3
(ALBACETE)

fecha:
Julio-2025

escala:
1/500


proyecto de:
**RED SUBTERRÁNEA DE ALTA TENSIÓN 20 kV Y CENTROS DE TRANSFORMACIÓN
PARA ELECTRIFICACIÓN DE LA URBANIZACIÓN SECTOR 3 DE ALBACETE**

denominación del plano:
RED SUBTERRÁNEA ALTA TENSIÓN

R. Montero Sotos
El ingeniero tec. industrial
RAÚL MONTERO SOTOS
colegiado nº 1.305 COITI de Albacete

plano nº:
2.2

hoja 3 de 5

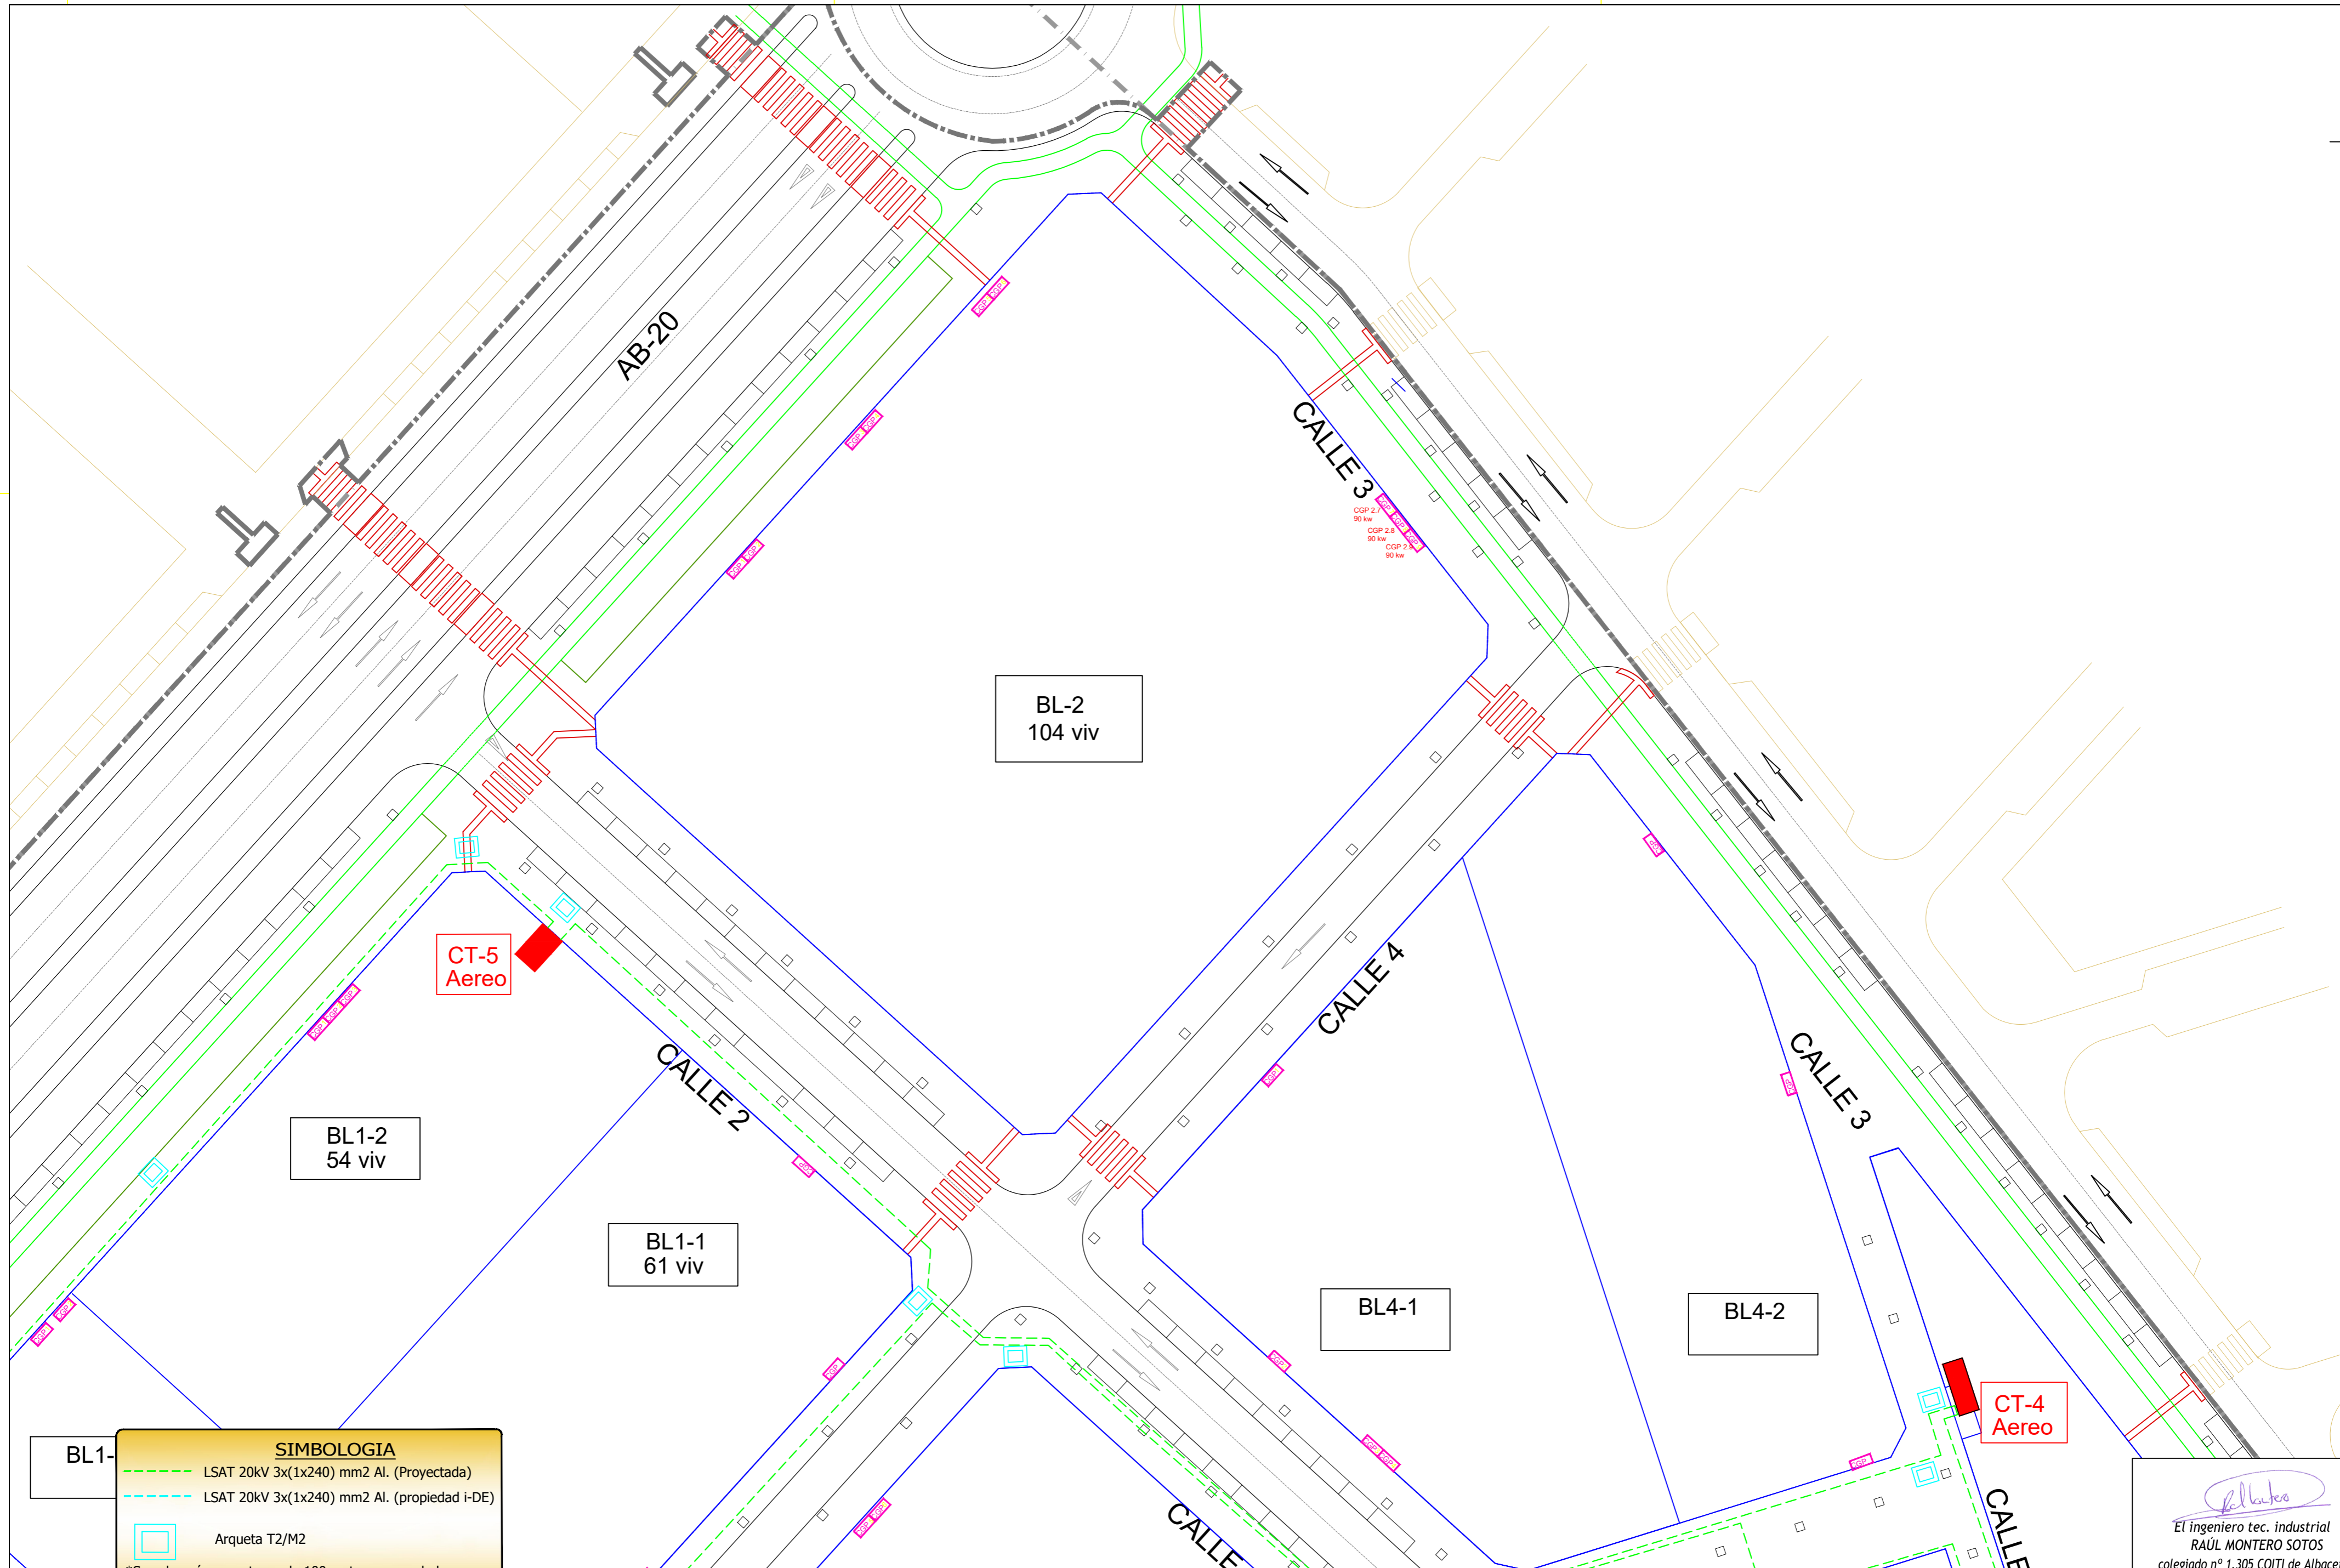

SIMBOLOGIA

- LSAT 20kV 3x(1x240) mm2 Al. (Proyectada)
- LSAT 20kV 3x(1x240) mm2 Al. (propiedad i-DE)
- Arqueta T2/M2

*Se colocarán arquetas cada 100 metros y cuando haya un cruce de calzada o cambio de dirección

Albacete
 El ingeniero tec. industrial
 RAÚL MONTERO SOTOS
 colegiado nº 1.305 COITI de Albacete

modificación	fecha	dibujado	aprobado

EIFFAGE
 ENERGÍA SISTEMAS
 Ctra. Mahora, KM 3,200 Albacete
 telf. 967 19 01 16 - fax: 967 24 11 00
 www.eiffage.es

titular del proyecto:
SECTOR 3 AGENTE URBANIZADOR ALBACETE SL

situación:
 URBANIZACIÓN SECTOR 3 (ALBACETE)

fecha:
 Julio-2025


escala:
1/500

proyecto de:
RED SUBTERRÁNEA DE ALTA TENSIÓN 20 kV Y CENTROS DE TRANSFORMACIÓN PARA ELECTRIFICACIÓN DE LA URBANIZACIÓN SECTOR 3 DE ALBACETE

denominación del plano:
RED SUBTERRÁNEA ALTA TENSIÓN

plano nº:
2.3

hoja 4 de 5

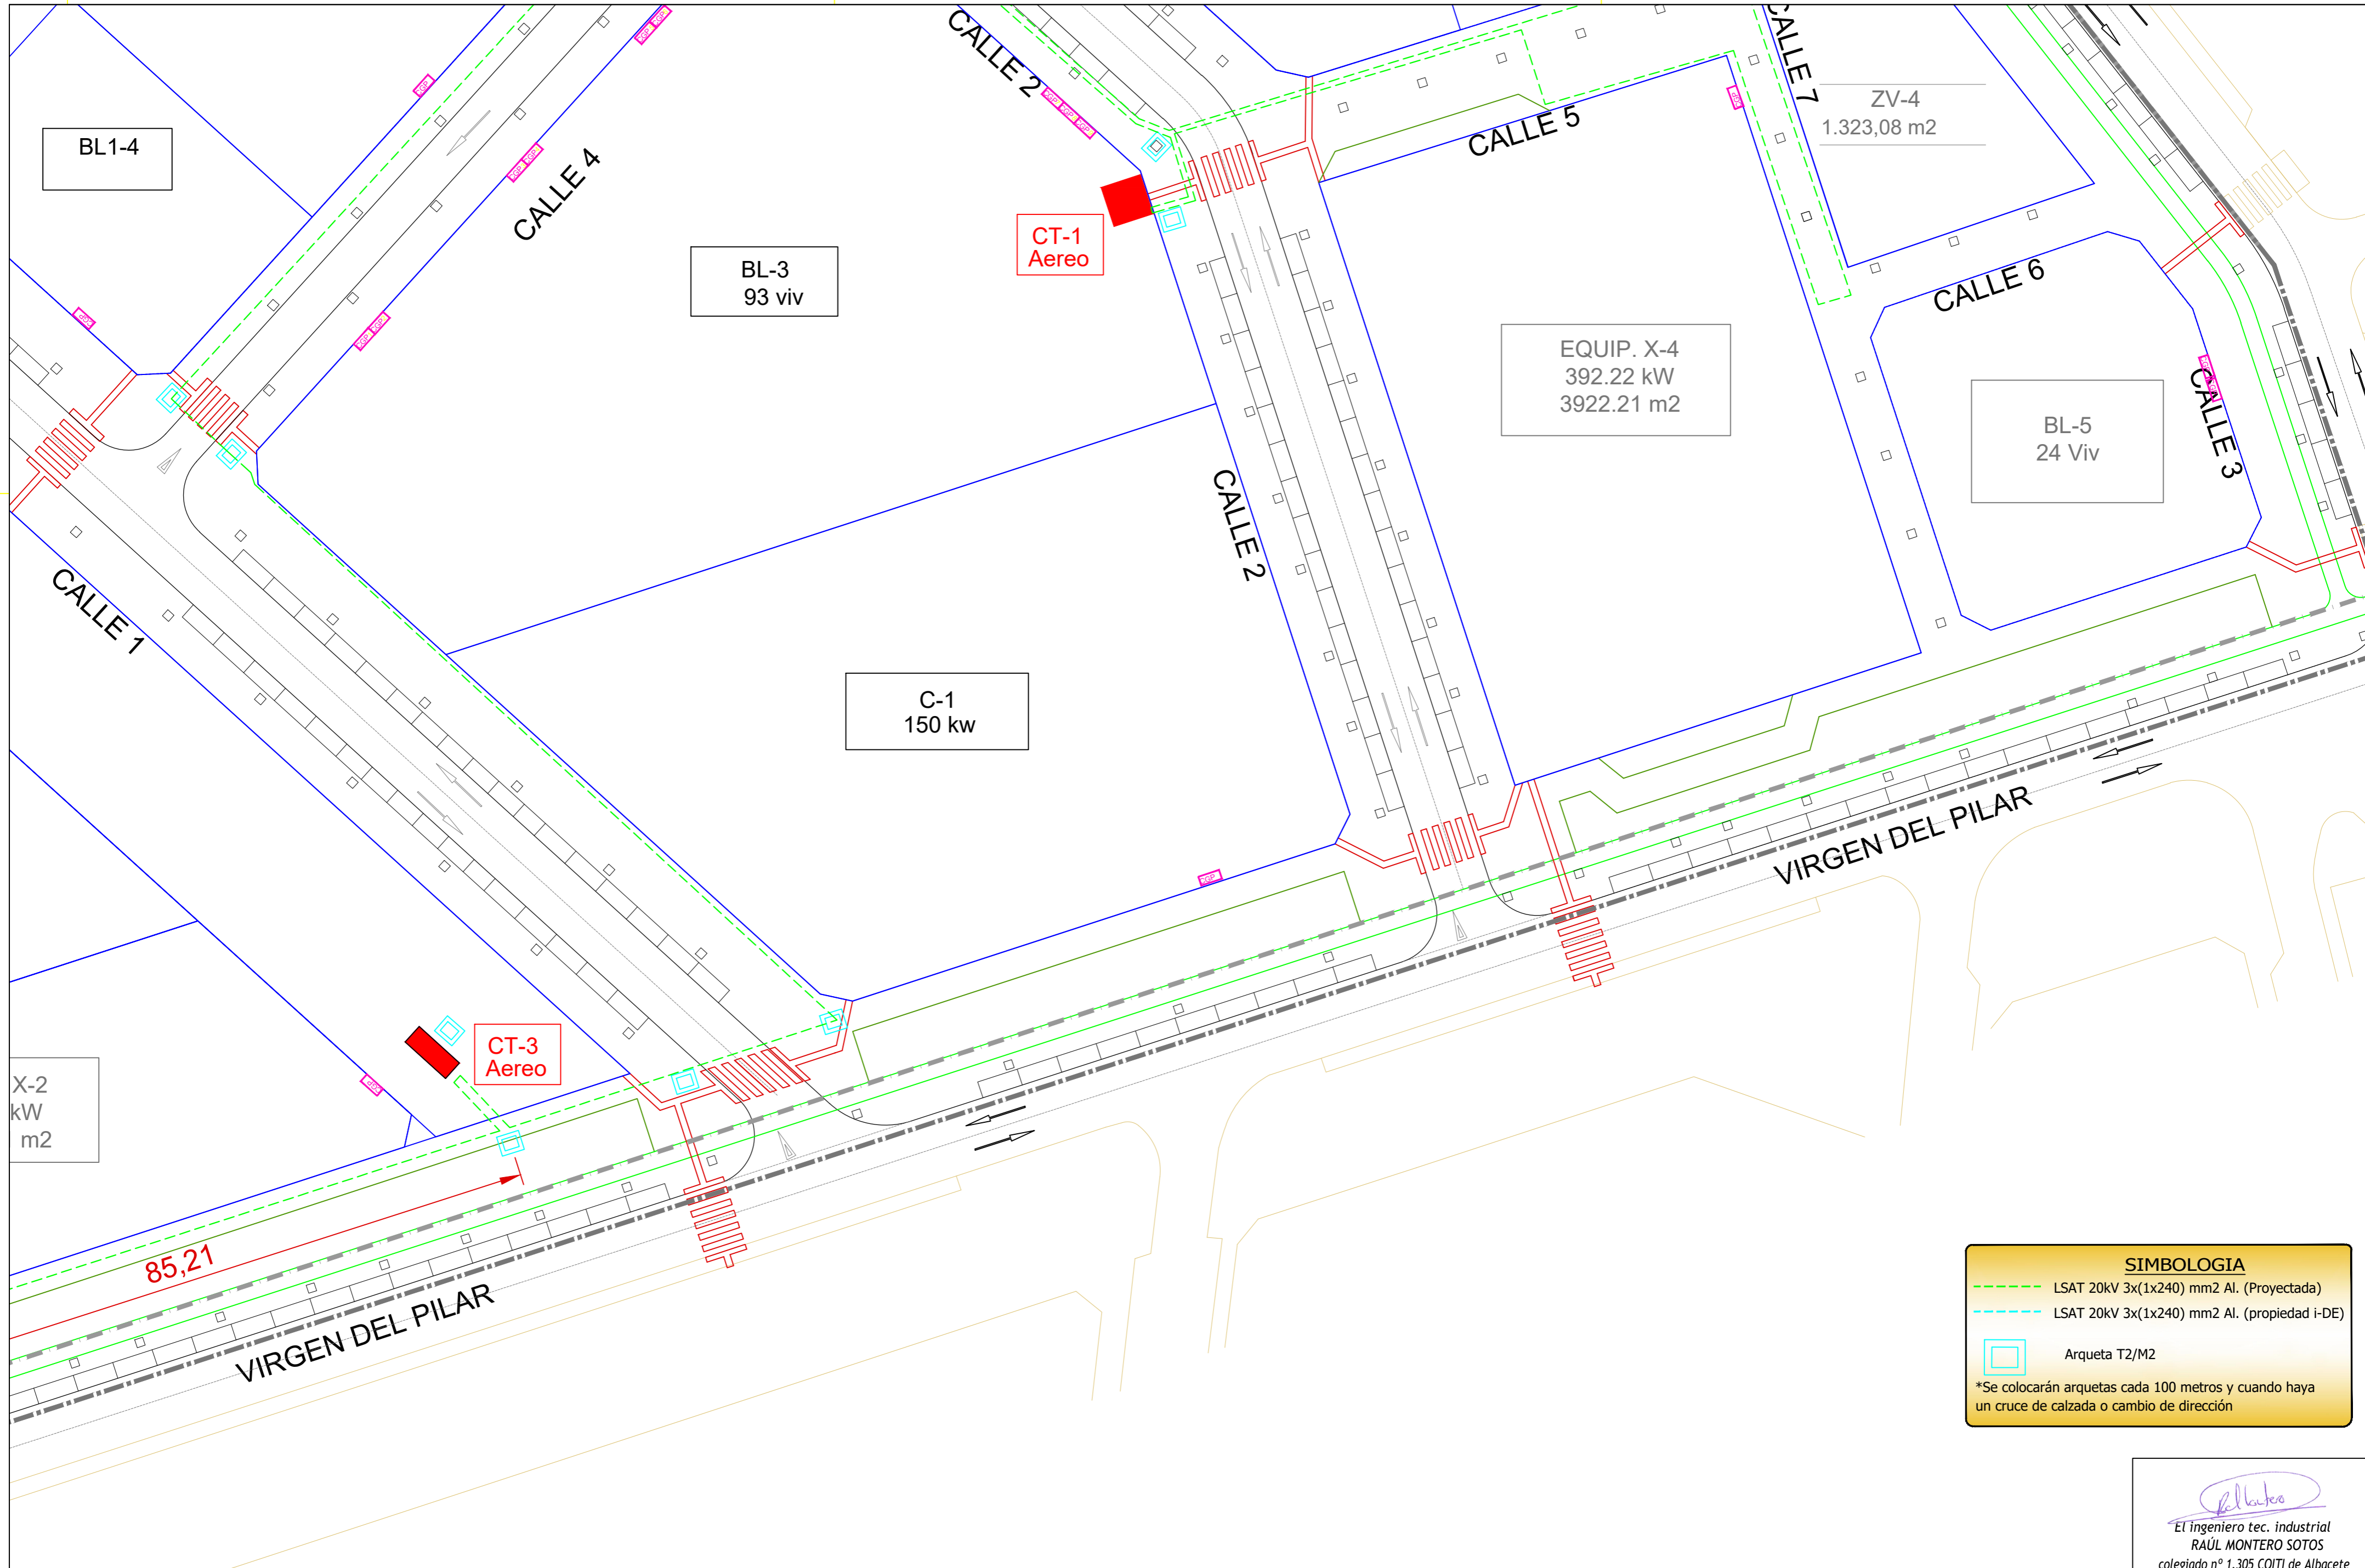

SIMBOLOGIA

- LSAT 20kV 3x(1x240) mm2 Al. (Proyectada)
- LSAT 20kV 3x(1x240) mm2 Al. (propiedad i-DE)
- Arqueta T2/M2

*Se colocarán arquetas cada 100 metros y cuando haya un cruce de calzada o cambio de dirección

Albacete
 El Ingeniero tec. industrial
RAÚL MONTERO SOTOS
 colegiado nº 1.305 COITI de Albacete

modificación	fecha	dibujado	aprobado

EIFFAGE
 ENERGÍA SISTEMAS
 Ctra. Mahora, KM 3,200 Albacete
 telf. 967 19 01 16 - fax: 967 24 11 00
 www.eiffage.es

titular del proyecto:
**SECTOR 3 AGENTE
 URBANIZADOR ALBACETE SL**

situación:
 URBANIZACIÓN SECTOR 3
 (ALBACETE)

fecha:
 Julio-2025

escala:
1/500

proyecto de:
**RED SUBTERRÁNEA DE ALTA TENSIÓN 20 kV Y CENTROS DE TRANSFORMACIÓN
 PARA ELECTRIFICACIÓN DE LA URBANIZACIÓN SECTOR 3 DE ALBACETE**

denominación del plano:
RED SUBTERRÁNEA ALTA TENSIÓN

plano nº:
2.4

hoja 5 de 5