


PLANOS

PLANOS.....	85
-------------	----

6 PLANOS

- Situación y emplazamiento.
- Red subterránea de alta tensión.
- Planta general. Obra civil
- Detalle de canalizaciones.
- Esquema unifilar alta tensión.

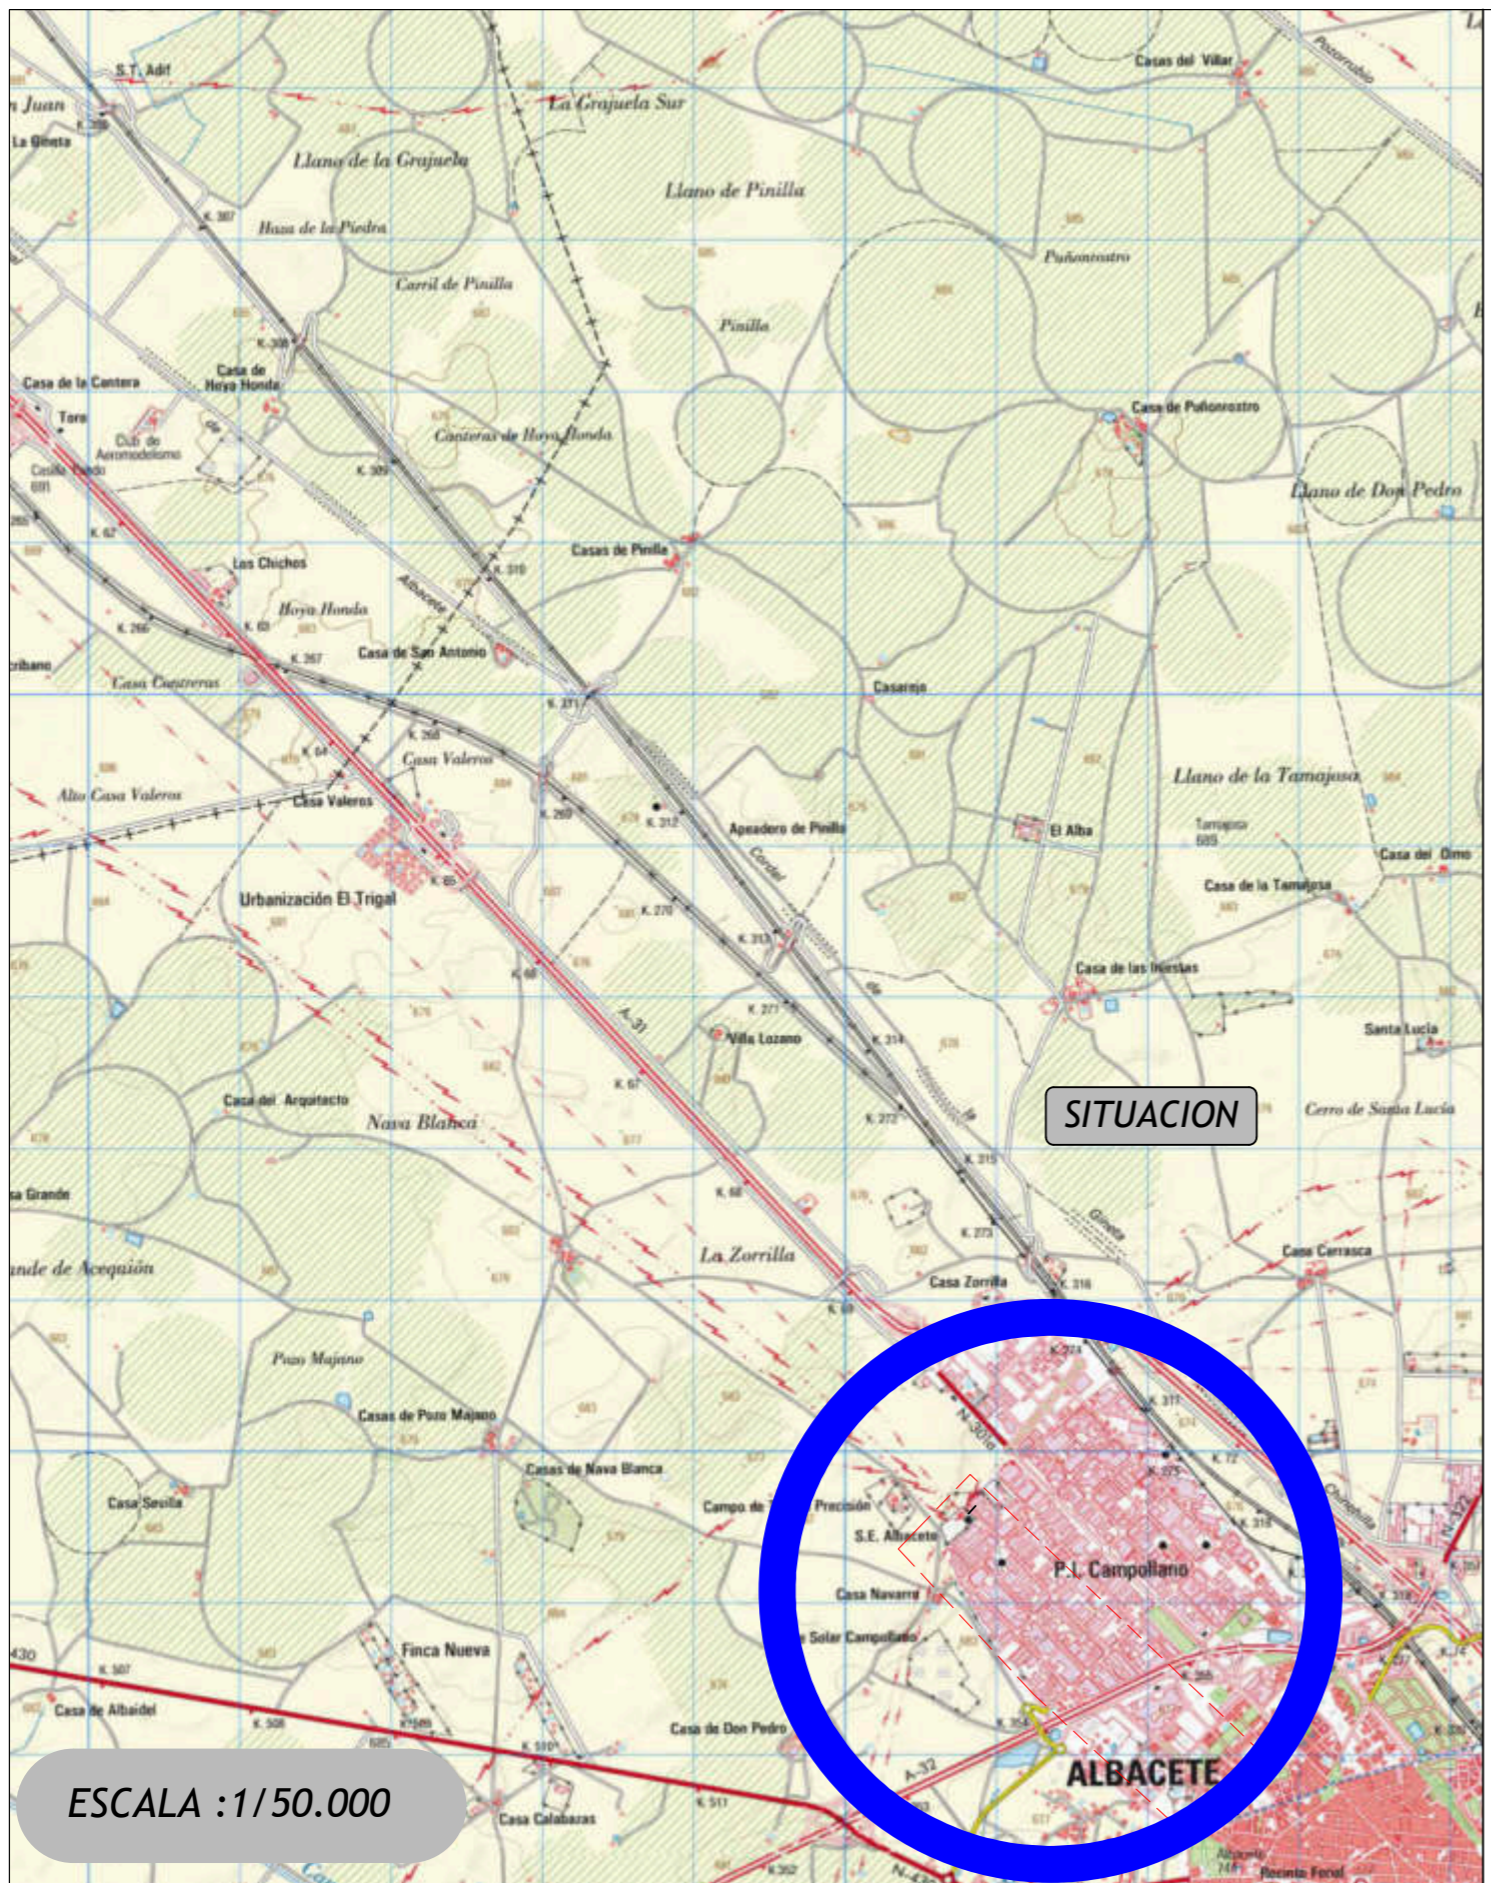

ESCALA : 1/50.000



ESCALA : 1/10.000

El ingeniero tec. industrial
RAÚL MONTERO SOTOS
colegiado nº 1.305 COITI de Albacete

PLANO_Nº
PROYECTO
REF: TIPO DE PLUMILLAS-TRAZADOR

modificación	fecha	dibujado	aprobado

EIFFAGE
ENERGÍA SISTEMAS
telf. 967 19 01 16 - fax: 967 24 11 00
www.eiffage.es

titular del proyecto:
SECTOR 3 AGENTE URBANIZADOR ALBACETE SL

situación:
SECTOR 3, ALBACETE (ALBACETE)

fecha:
Julio-2025

escala:
VARIAS

proyecto de:
RED SUBTERRÁNEA DE ALTA TENSIÓN 20 KV DE ALIMENTACIÓN PARA ELECTRIFICACIÓN DE LA URBANIZACIÓN SECTOR 3 DE ALBACETE

denominación del plano:
SITUACION Y EMPLAZAMIENTO

plano nº:
1

hoja 1 de 1